



DETALHE COLUNA DE VENTILAÇÃO

Escala 1 : 50

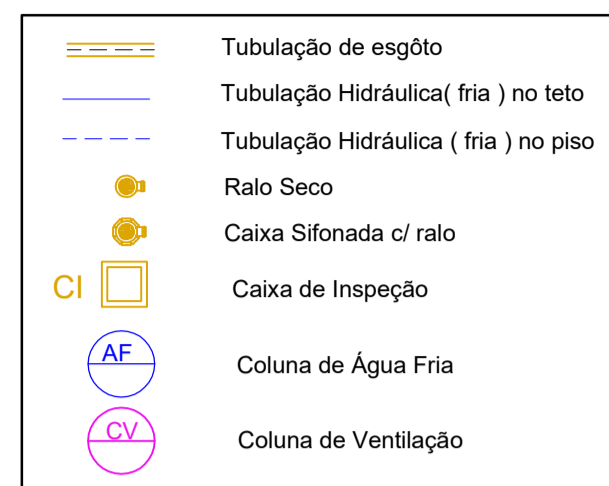


LEGENDA

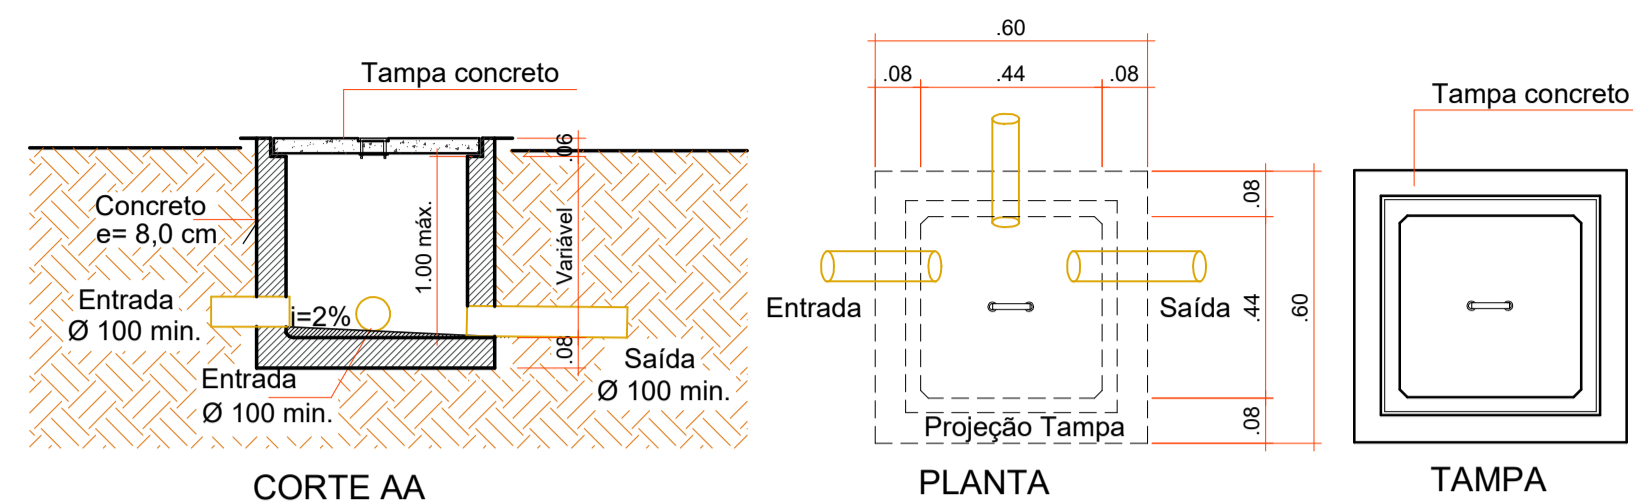

DETALHE CAIXA DE INSPEÇÃO

Escala 1 : 25

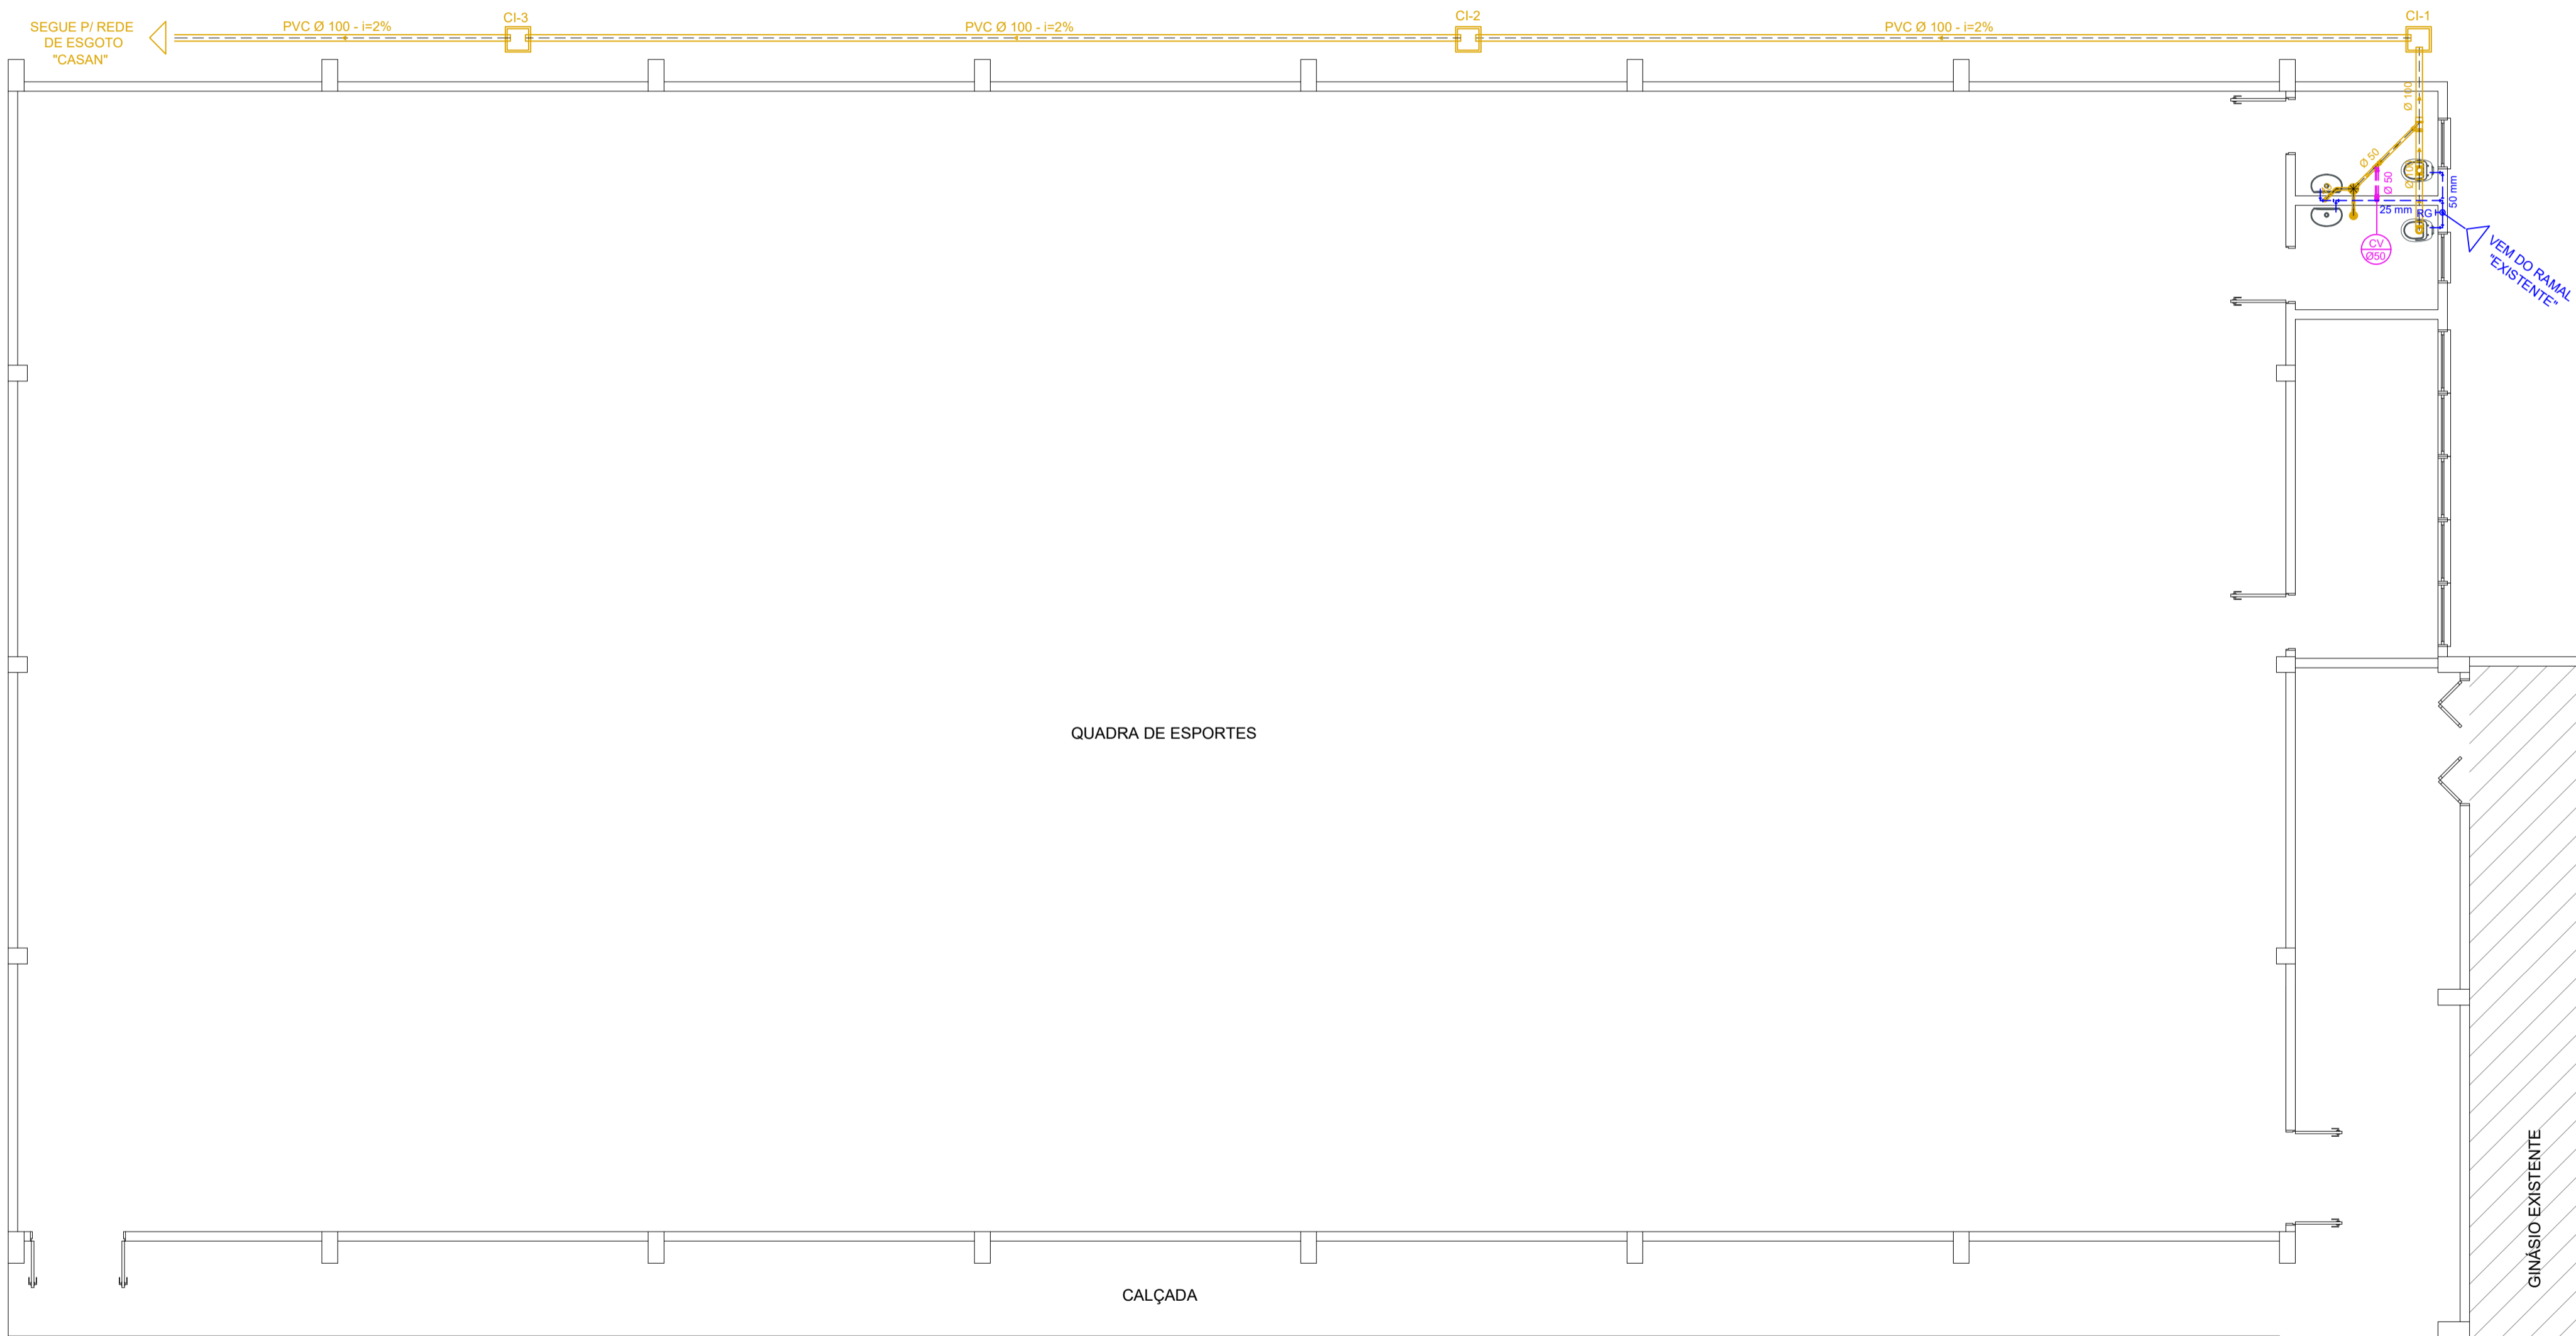

PLANTA BAIXA QUADRA

Escala 1 : 75



ammoc
Associação dos Municípios do Meio Oeste Catarinense

Rua Roberto Trompowski, 68 2º andar Tel: 49 3522.2800 Fax: 35220235 www.ammoc.com.br e-mail ammoc@ammoc.com.br - JOIQUÁBA SC

PREFEITURA MUNICIPAL DE ERVAL VELHO

Obra: **CONSTRUÇÃO DE QUADRA DE ESPORTES**

Conteúdo: **PLANTA BAIXA QUADRA
DETALHES CONSTRUTIVOS**

Referência: **PROJETO HIDROSSANITÁRIO**

Local da Obra: **RUA EMÍLIO JACOB HACK**

Quaisquer alterações consulte os responsáveis técnicos

Assinatura Responsável Técnico

Assinatura Prefeito(a) em Exercício

Projeto: **ANA JÚLIA UNGERICH - ENG. CIVIL - CREA/SC 105.295-8
ANDRÉ BRITO DOTTI - ENG. CIVIL - CREA/SC 162.237-5
DENIR NARCIZO ZULIAN - ENG. CIVIL - CREA/SC 50.805-8
MAX MOOSHAMMER - ENG. CIVIL - CREA/SC 139.164-0**

Prancha:

**HID
ÚNICA**

Desenho: **ANDRÉ BEAL**

Data: **JULHO / 2019**

Escala: **INDICADA(S)**

Área Total: **721,32 m²**