


LEGENDA	
	Tubulação de Água Pluvial
	Tubulação de esgoto
	Tubulação Hidráulica ( fria ) teto
	Tubulação Hidráulica ( fria ) parede
	Caixa de Gordura
	Caixa de Inspeção
	Caixa de Passagem Pluvial
	Coluna tubo de Esgoto
	Coluna de Água Fria
	Coluna de Ventilação
	Coluna de Água Pluvial

**Nota:**

- \* Todo ramal de esgoto será ligado na rede do sistema existente;
- \* As tubulações dos ramais de esgoto, deverão ter inclinação mínima de 2%;
- \* As descidas pluviais serão interligadas no ramal pluvial existente;
- \* Os ramais de água fria, serão alimentados através do reservatório existente;
- \* Sifonar todas as saídas das pias, lavatórios e tanques. Utilizar conexões azuis com registros, torneiras e válvulas.;

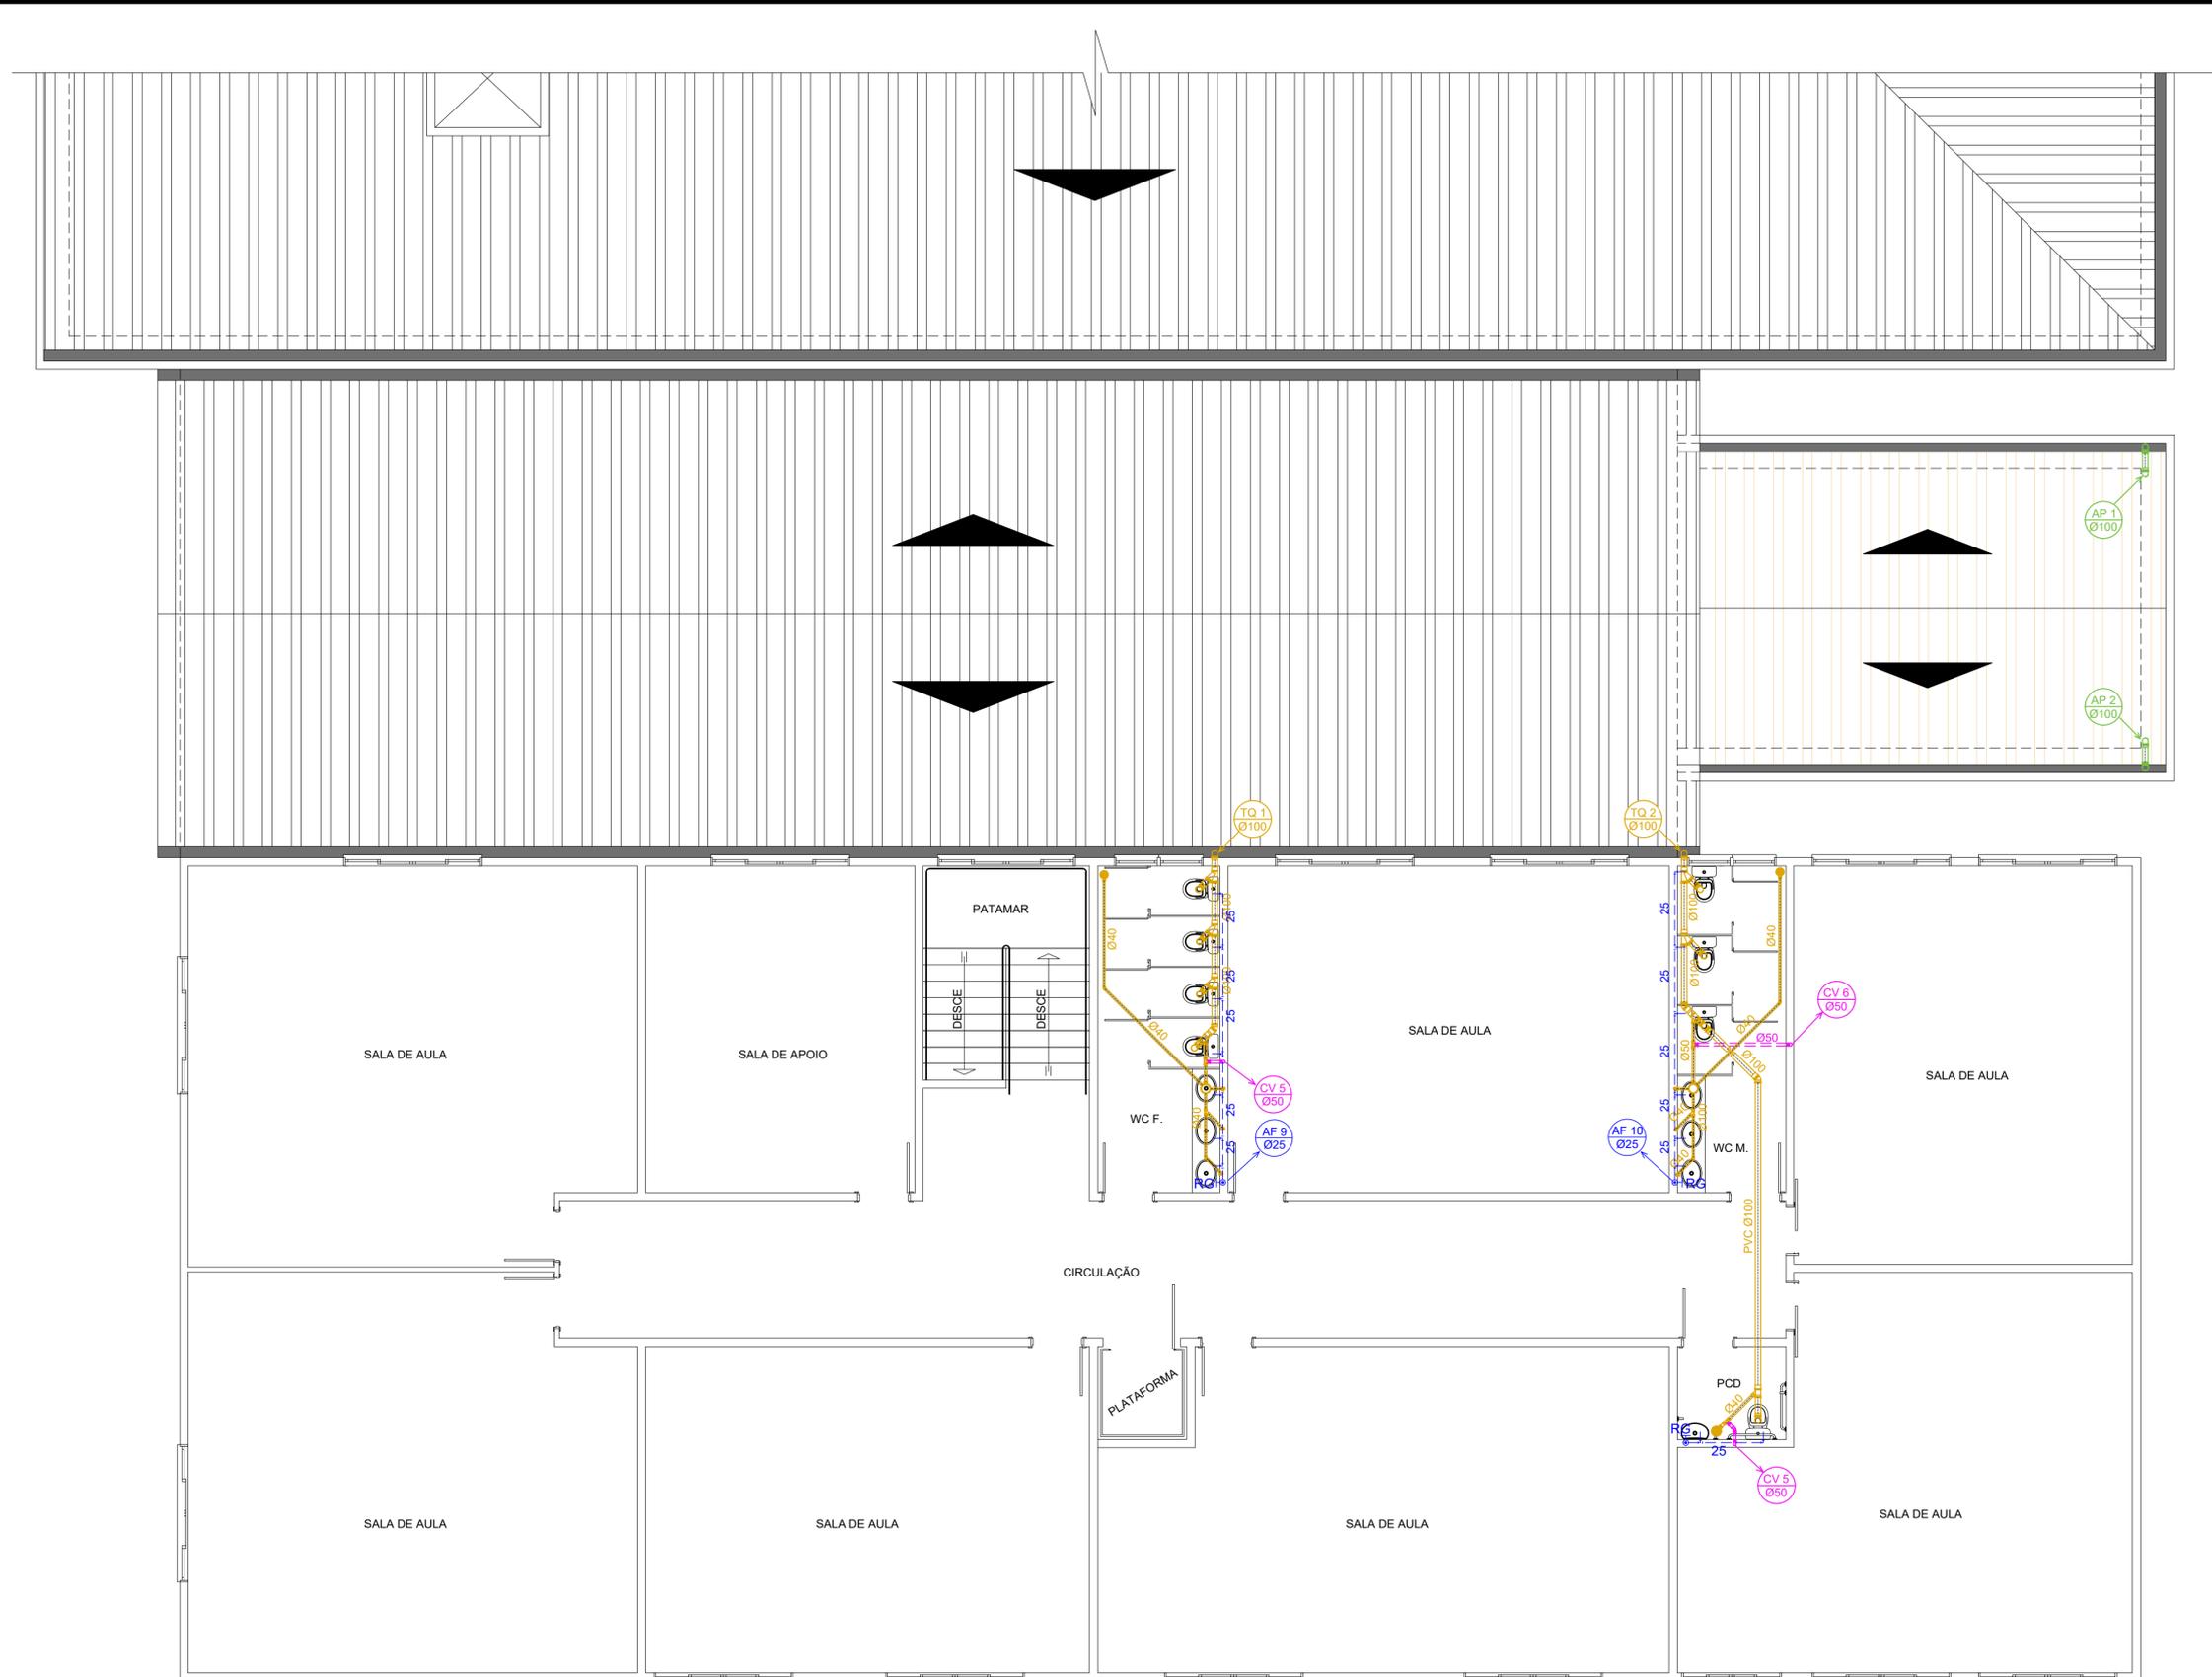

Aprovações:



**AMMOC**  
Rua Roberto Trompowski, 68 - 2º andar / Tel: 49 3522-2800 - www.ammoc.org.br - e-mail: ammoc@ammoc.org.br - Joaçaba/SC

---

**PREFEITURA MUNICIPAL DE ERVAL VELHO**

---

Obra: **PROJETO DE AMPLIAÇÃO ESCOLA BÁSICA MUNICIPAL CÉSAR AVELINO BRAGAGNOLO**

---

Local da Obra: **RUA CORONEL HONORATO VIEIRA - CENTRO - ERVAL VELHO**

---

Conteúdo: **PLANTA BAIXA PAVTO. SUPERIOR**

---

Responsável Técnico:  
 Ana Júlia U. de Carvalho - Eng. Civil - Crea/SC 105.295-8  
 André Brito Dotti - Eng. Civil - Crea/SC 162.237-5  
 Denir Narcizo Zulian - Eng. Civil - Crea/SC 50.805-8  
 Fábio Zilio Caron - Eng. Civil - Crea/SC 140.642-7  
 Lucas F. Balestrin - Eng. Agrônomo - Crea/SC 156.743-7  
 Max Mooshammer - Eng. Civil - Crea/SC 139.164-0  
 Suellen Karine Cervelin - Eng. Civil - Crea/SC 166.933-0

HIDROSSANITÁRIO

HID  
02/03

---

Quaisquer alterações consulte os responsáveis técnicos:

Assinatura Responsável Técnico

---

Assinatura Prefeito(a) Municipal

---

Assinatura Responsável Técnico

---

Assinatura Prefeito(a) Municipal

---

---

Desenho: **André Beal**      Data: **Agosto / 2023**      Escala: **Indicada (s)**      Área Total:

**PLANTA BAIXA PAVTO. SUPERIOR**  
Escala 1:75